

MAPA SYTUACYJNO - WYSOKOŚCIOWA do celów projektowych skala 1 : 500

woj. 28 - warmińsko-mazurskie
powiat: 2819 - wegorzewski
gmina: 281903_5 - Węgorzewo
obręb: 281903_5.0005 - Gufa
dz. 281903_5.0005.283/2, 281903_5.0005.284/7

Ark. mapy zasadniczej: 7.218.25.10.3.4., 7.218.25.10.4., 7.218.25.15.2.1
Układ współrzędnych płaskich: 2000 strefa 7
Układ wysokościowy: Kronsztadt 60

Szkic orientacyjny
skala 1 : 10 000



Mapa aktualna na dzień 14.08.2012 r.

Poza wykazanymi na mapie urządzeniami podziemnymi nie wyklucza się istnienia innych urządzeń podziemnych.

Dane w zakresie ewidencji gruntów nanesiono na podstawie materiałów udostępnionych przez PODCİK w Węgorzewie bez prawdziwego ustalenia granic.

Na działkach 283/2, 284/7 nie badano służebności gruntowych.


o - punkt osnowy geodezyjnej podlegający ochronie prawnej

Wykonat:

GEODETA PIPRAWNIONY
Grzegorz Masłuj
11-532 Wilkaj, ul. Szczerbowska 7
Kiel. 28.09.17
Opisany: Masłuj Grzegorz
Region: 740.215.51

KERG 649 - 25 / 2012
Nr rob. 8108 / 114 / 2012

Z up. STAROSTY
Barbara Szczerbka
INSPEKTOR

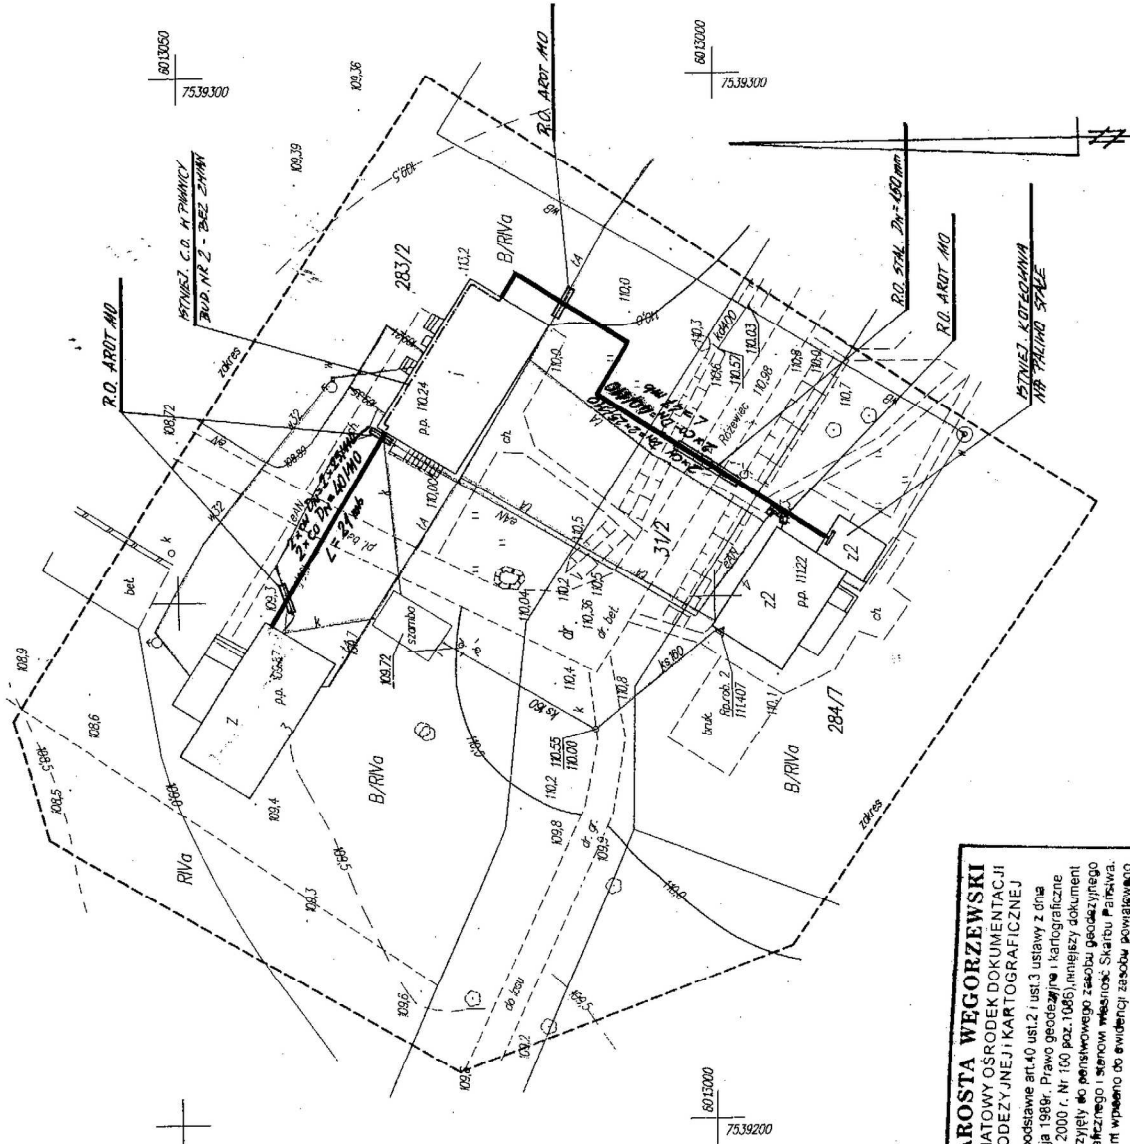

STAROSTA WĘGORZEWSKI
POWIATOWY OSRODEK DOKUMENTACJI
GEODEZYJNEJ I KARTOGRAFICZNEJ
Na podstawie art.40 ust.2 i ust.3 ustawy z dnia
17 maja 1998r. Prawo geodezyjne i kartograficzne
(Dz.U. z 2000 r. Nr 160 poz.1065), niniejszy dokument
został przyjęty do pensyjowego zasobu geodezyjnego
i kartograficznego i stonowy Własności Skarbu Państwa
Dokument wpisano do ewidencji zasobów powiatowego
w dniu 14.08.2012 r. nr ewidencyjny 492-3/2012
H. P. Masłuj
ins. technika, podpis, stanowisko
Autograficzny (data)

Investor: OSRODEK REHABILITACJI UZALEŻNIONYCH „DORĘB” Im. BEATY TRUSEWICZ SP ZOZ	Jedn. projektowa: INSTAL PROJEKT mgr inż. Marek Jitkowski 11-900 Giżycko, Plac Dworcowy 2 Tel. 806 474 064
Projekt: 11-600 WĘGORZEWO, RÓŻNIEC 1	PRZEbudowa PRZYŁACZA Ciepłego z IStn. KOTŁOWNI DO BUD NR 213
Fys: GUJA (RÓŻNIEC) GMINA WĘGORZEWO DZ. NR 283/2, 284/7, 31/2	PLAN Zagospodarowania Terenu DZ. - PRZYŁACZE CIEPŁE
Projektant: mgr inż. Marek Jitkowski	Data: VIII 2012
Upr. Bud. Nr 113/01/OI	Skala: 1 : 500
WAMIS002901	Fys. nr 1